


Ubicazione : Comune : Copparo
Località : Cesta
Via Provinciale, 73

Oggetto : Integrazione Tavola 2 (Attività n° 85 principale, 3 attività 91 del D.M. 16-2-1982)
Descrizione : Elaborato grafico allegato alla richiesta del parere di conformità finalizzato al rilascio del certificato di prevenzione incendi - PRIMO PIANO -

Progettista	Proprietà	Data	Scala
Dott. Ing. Piero Fiorini	Fondazione San Giuseppe CFP C.E.S.T.A.	Maggio 2007	PIANTE 1:2000 PROSP. 1:300

PLANIMETRIA GENERALE scala 1:2000


Comune di Copparo
Foglio n° 40
Mapp. 140-141-395-138

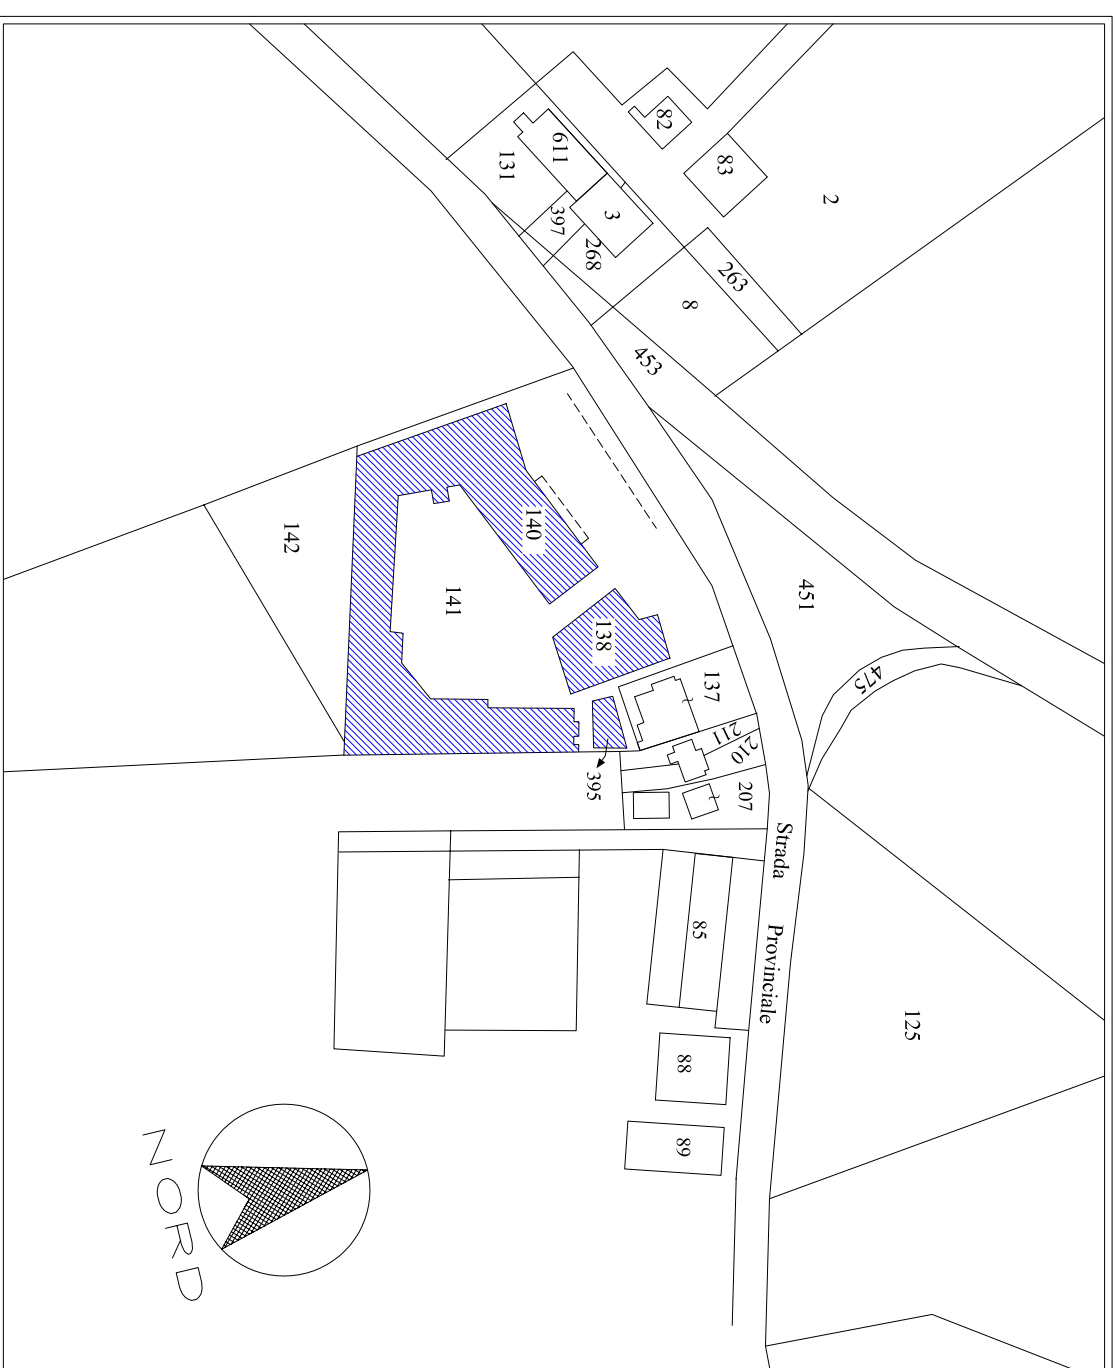


PRESIDI DI SICUREZZA ANTINCENDIO	
SIMBOLO	DEFINIZIONE
	AREA NON UTILIZZATA
	PORTA RESISTENTE AL FUOCO
	TURBO PEAD Qc 90/75/50
	LUCE DI EMERGENZA
	PERCORSO DI USCITA
	ORIZZONTALE
	VERSO IL BASSO
	CASSETTA PRONTO SOCCORSO
	USCITA DI EMERGENZA
	PUNTO DI RACCOLTA
	CHIAMATA DI EMERGENZA
	CAT GROUP SRL
	SCALA DI EMERGENZA
	VALIGIA INTERCESSIONE COMBUSTIBILE
	ALLARME ANTINCENDIO
	INTERRUTTORE DI EMERGENZA
	IMPIANTO AUTOMATICO DI RILEVAZIONE ANTINCENDIO
	ESTINTORE PORTATILE
	IDRANTE
	ATTACCO V.V.F.
	PUNTO IN CUI VI TROVATE



P. INTERNO NORD

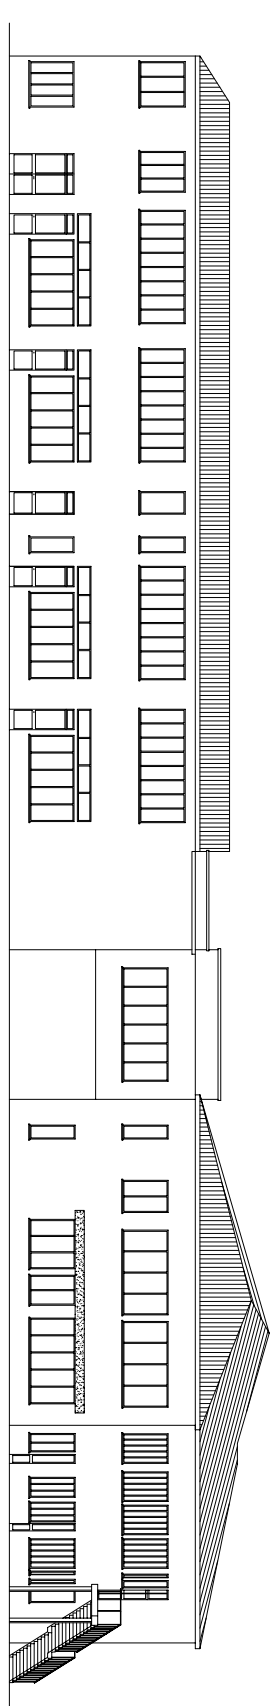

P. INTERNO EST

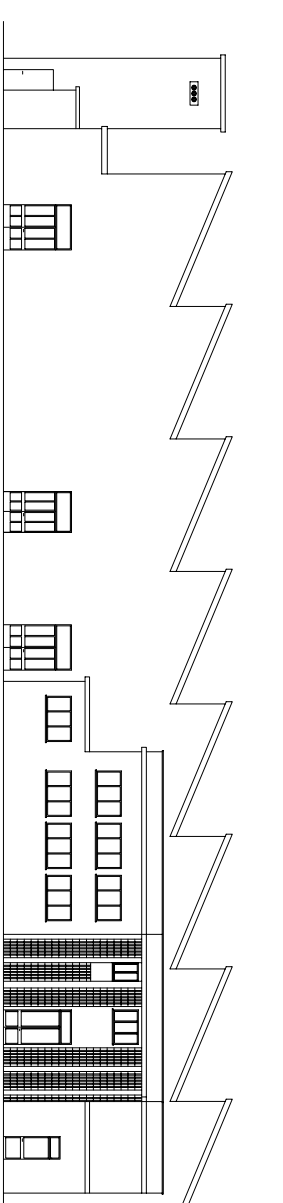

P. INTERNO SUD

